



Uwzględniono projektowane uzbrojenie

Nr .....  
01.08.2013  
data  
Podpis

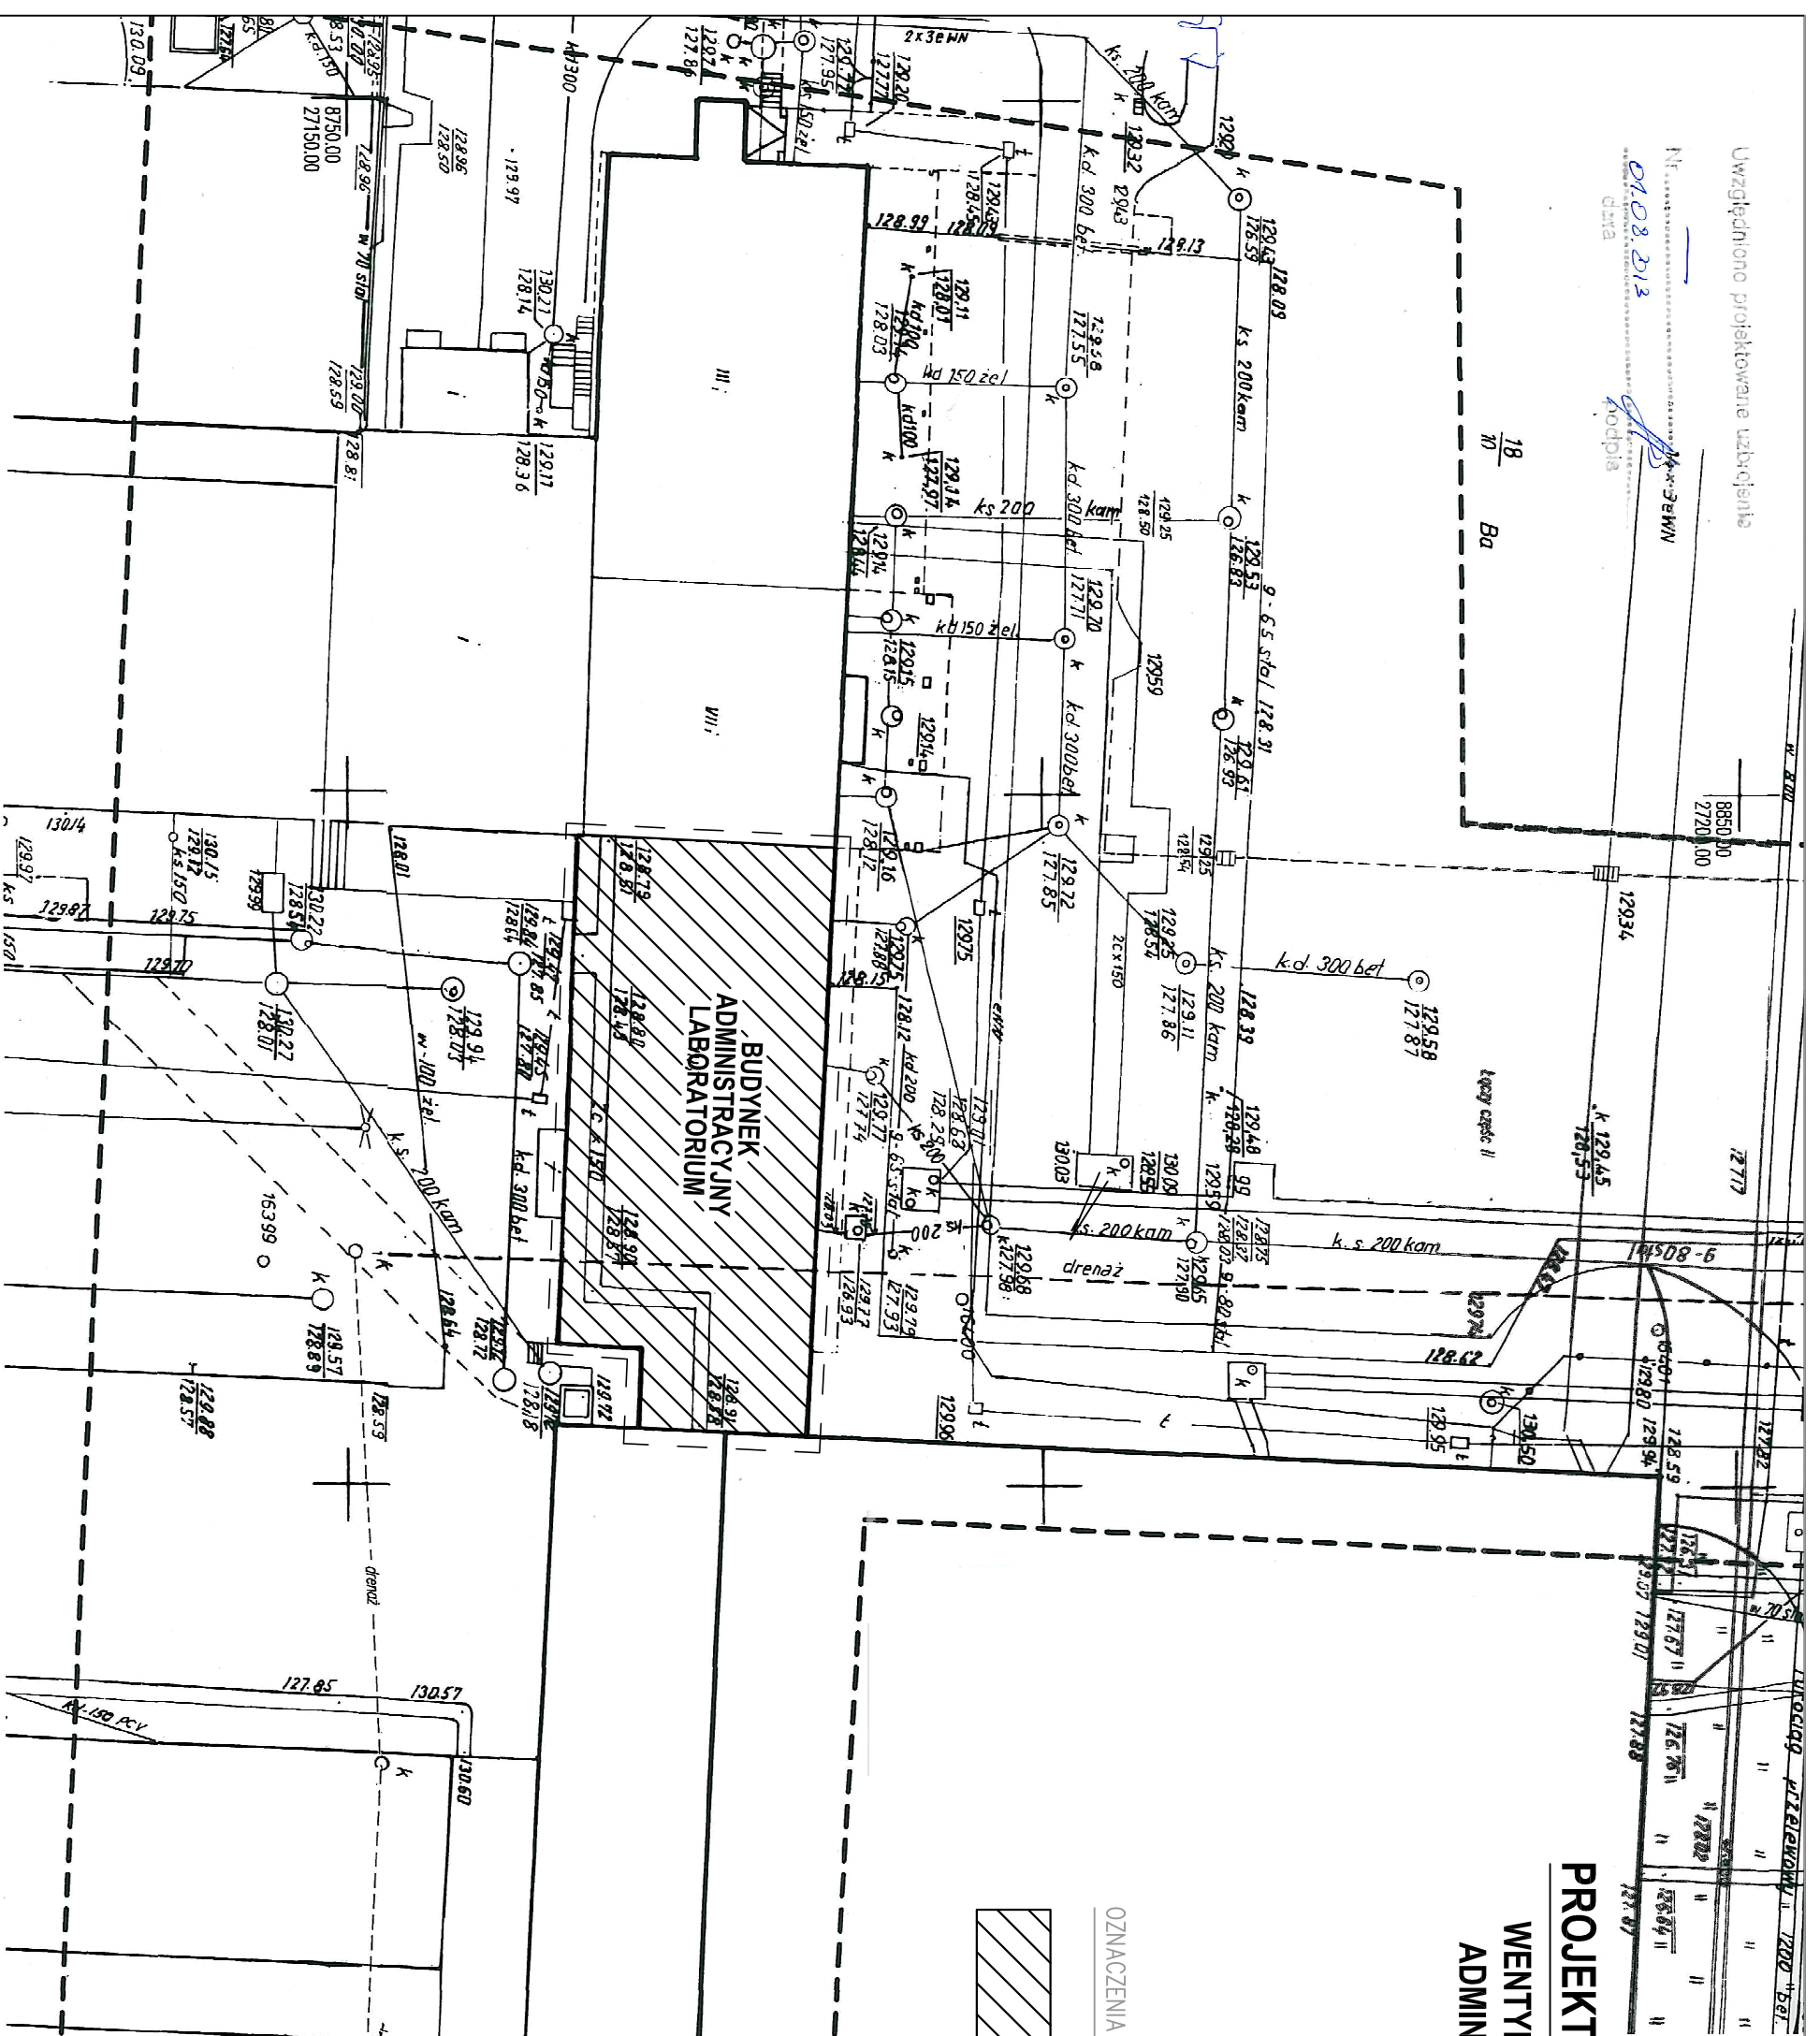

**PROJEKT ZAGOSPODAROWANIA TERENU**  
**WENTYLACJA MECHANICZNA W BUDYNKU**  
**ADMINISTRACYJNYM - LABORATORIUM**

 OZNACZENIA



-budynek objęty opracowaniem

PRACOWNIA TECHNICZNA 58-160 ŚWIEBODZICE  
 ul. CHMIELNA 13, skr. poczt. 84  
 tel./fax.: (74) 854-26-29  
 e-mail: biuro@intech190.pl

INTECH

INWESTOR : LEGNICZKIE PRZEDSIĘBIORSTWO WODOCIĄGÓW I KANALIZACJI S.A., 59-220 LEGNICA ul. Nowodworska 1.

OBIEKT : Obiekt LPWK w Legnicy przy ul. Nowodworskiej 1  
 UKŁAD WENTYLACJI MECHANICZNEJ.

Tytuł : PROJEKT ZAGOSPODAROWANIA TERENU.  
 RYSUNKU : STUJACJA

PROJEKTANT mgr inż. L. SOKOŁSKI  
 SPRAMOWZ inż. S. SZCZESIŃIAK

Skala : 1 : 500  
 data : 10.2014  
 nr projektu : 16/PT/10/14  
 nr rys./ark. : IS-01/6

WSZELKIE PRAWA AUTORSKIE ZASTRZEŻONE